



PROJETO DE DRENAGEM
ESC 1/500

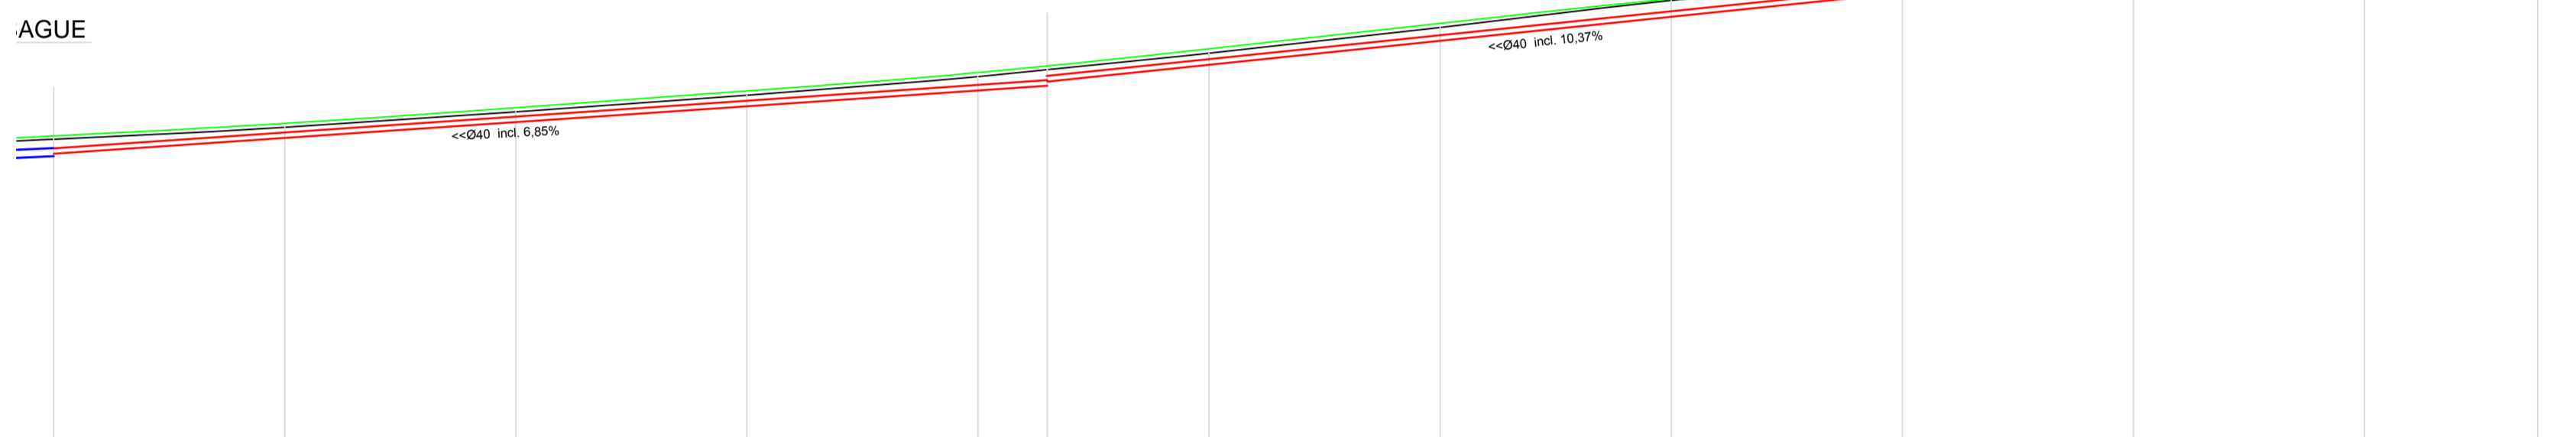


Estação	22	23	24	25	26	27	28	29	30	31	32	33
km	440,000	460,000	480,000	500,000	520,000	540,000	560,000	580,000	600,000	620,000	640,000	660,000
Alt. Pavim.	151,558	152,403	153,248	154,093	154,938	155,783	156,628	157,473	158,318	159,163	160,008	160,853
Alt. Limbo	151,648	152,493	153,338	154,183	155,028	155,873	156,718	157,563	158,408	159,253	160,098	160,943
Alt. Fundo	145,673	146,518	147,363	148,208	149,053	149,898	150,743	151,588	152,433	153,278	154,123	154,968

FUNDO DE VALA
ESC 1/500

DETALHE CAIXA COLETORA DA SARJETA TRIANGULAR
SEM ESCALA

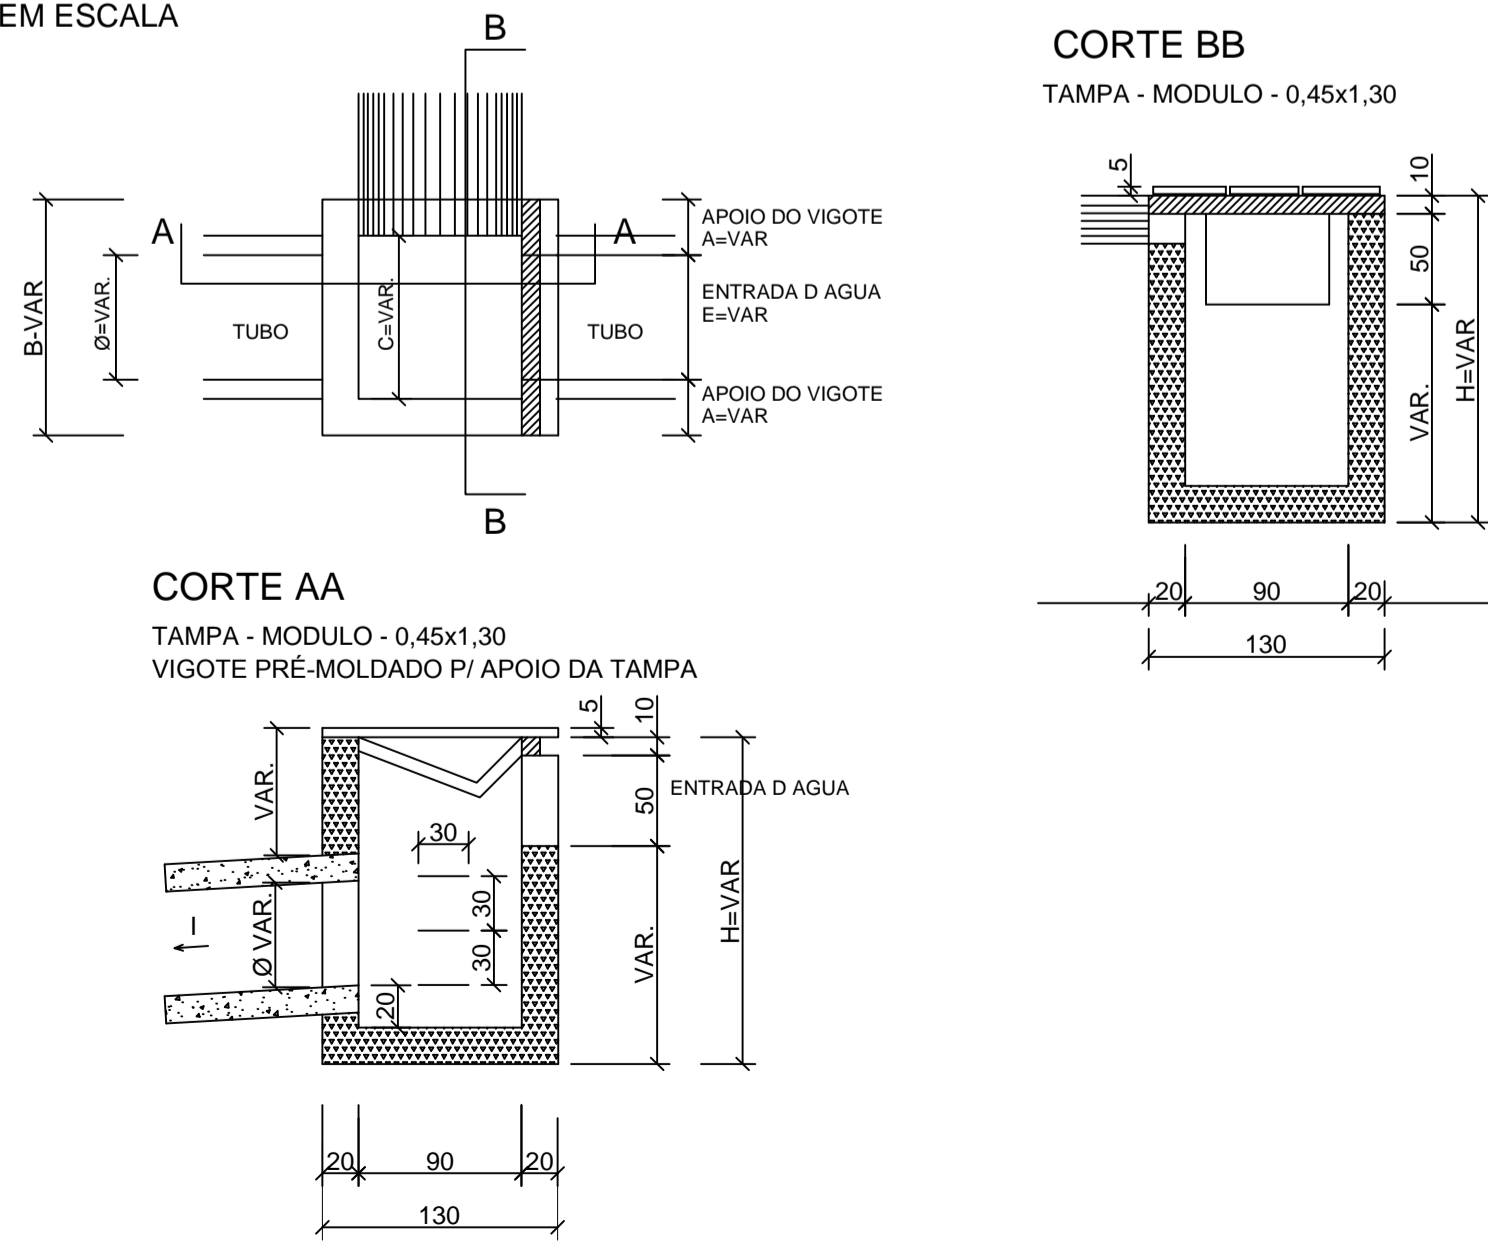


SARJETA TRIANGULAR - STC 02
SEM ESCALA

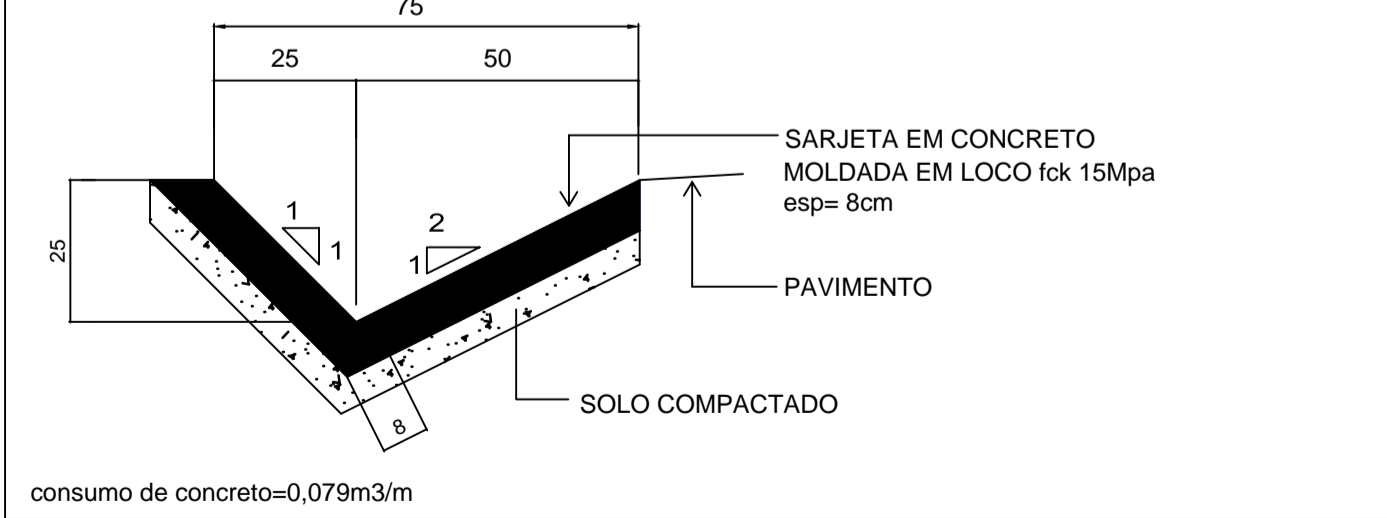


DETALHE CAIXA DE INSPEÇÃO
PARA TUBOS DE Ø30cm a Ø40cm

PLANTA BAIXA
ESCALA 1:20

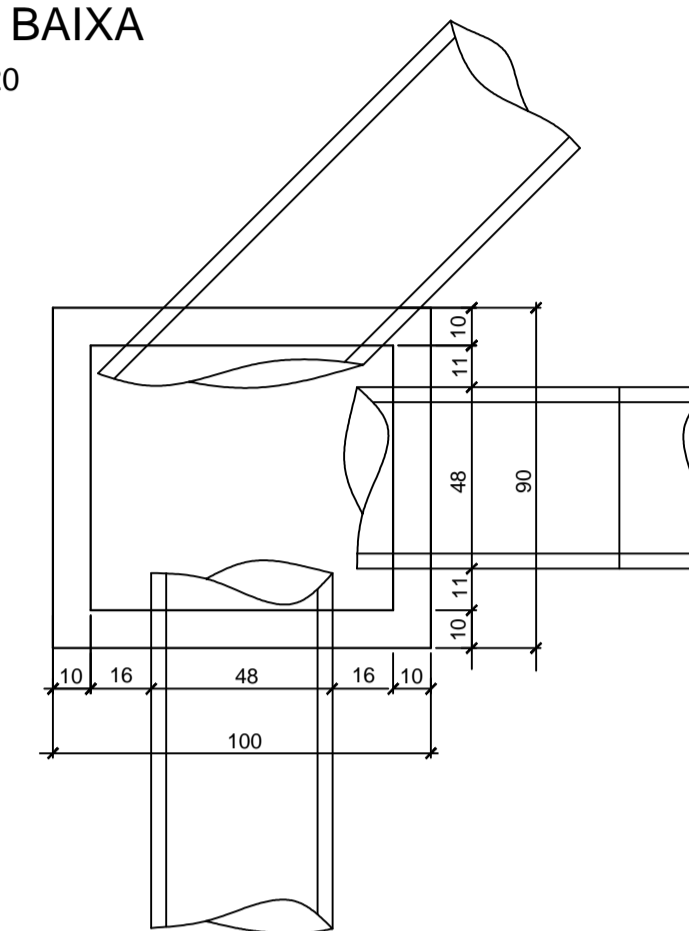

CORTE ESQUEMÁTICO
ESCALA 1:20

Tampa cega em concreto armado malha 10x10 Ø8mm
Nivelar a tampa no nível do pavimento acabado

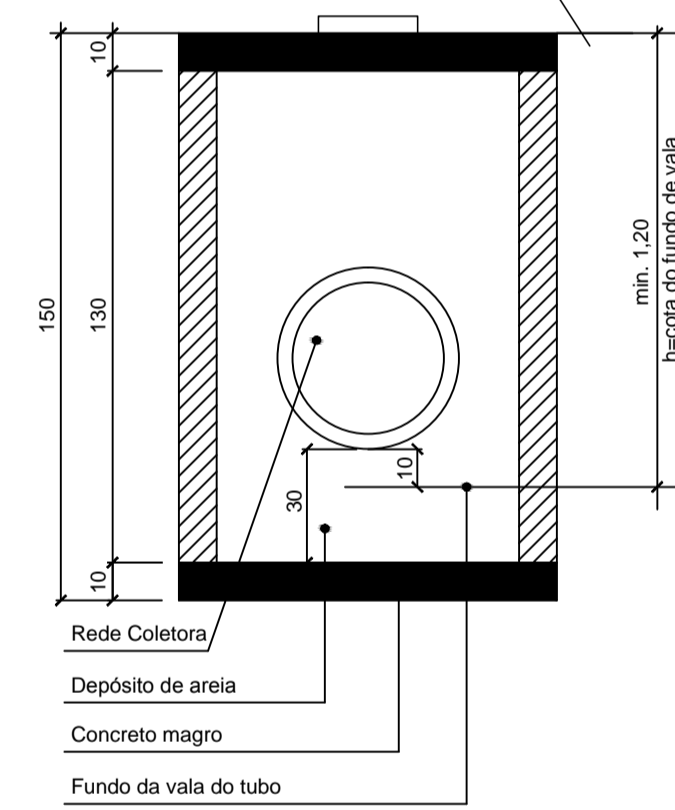

LEGENDA:

- CC - CAIXA DE CAPTAÇÃO
- CI - CAIXA DE INSPEÇÃO
- CCS - CAIXA COLETORA DA SARJETA TRIANGULAR
- DRENAGEM A EXECUTAR Ø40
- DRENAGEM A EXECUTAR Ø60
- SARJETA TRIANGULAR - STC 02
- CC - CAIXA DE CAPTAÇÃO A EXECUTAR
- CI - CAIXA DE INSPEÇÃO A EXECUTAR
- CCS - CAIXA COLETORA DA SARJETA TRIANGULAR
- CC ØXX - 01 EST. XX
- CC ØXX - 02 EST. XX

-SOLICITAR O ARQUIVO DIGITAL PARA LOCAÇÃO DA OBRA COM ESTAÇÃO TOTAL.

CARIMBOS E APROVAÇÕES:

PROJETO - RESPONSÁVEL TÉCNICO:	EXECUÇÃO - RESPONSÁVEL TÉCNICO:	ASSINATURA - PROPRIETÁRIO (REPRESENTANTE):
IVAN JAHNKE Engenheiro Civil - CREA/SC 82584-1		

REVISÃO	DATA	ALTERAÇÕES
01	01/02/2016	CORREÇÃO NO COMPRIMENTO DA TUBULAÇÃO DE DRENAGEM

PROJETO DE INFRAESTRUTURA URBANA

ASSOCIAÇÃO DOS MUNICÍPIOS DO ALTO VALE DO ITAJAI

RUA: XV DE NOVEMBRO, Nº 737
CEP: 89160-015 - CENTRO
RIO DO SUL/SC
FONE/FAX: (47) 3531-4242
E-mail: amavi@amavi.org.br
http://www.amavi.org.br

OBRA: PAVIMENTAÇÃO ASFÁLTICA, DRENAGEM PLUVIAL, SINALIZAÇÃO VIÁRIA E PAVIMENTAÇÃO DOS PASSEIOS EM PAVER DA RUA ARCANGELO AVI - TRECHO 03

PROPRIETÁRIO: PREFEITURA MUNICIPAL DE LAURENTINO

ENDEREÇO: RUA ARCANGELO AVI - LAURENTINO - SC

CONTEÚDO: PROJETO DE DRENAGEM FUNDO DE VALA DETALHE DE ASSENTAMENTO DOS TUBOS DETALHE CAIXA DE INSPEÇÃO Ø40 DETALHE BERÇO DE CONCRETO PARA BSTC Ø60 BST Ø60 DETALHE CAIXA COLETORA DA SARJETA TRIANGULAR DETALHE DA SARJETA TRIANGULAR	DESENHO: ARIEL MASSON, LUCIANO R. KRÜGER e RAFAEL G. MÜLLER ÁREA DE PAVIMENTAÇÃO ASFÁLTICA A: PISTA: 1.945,62m ² ÁREA DOS PASSEIOS: 648,54m ² EXTENSÃO DO TRECHO A PAVIMENTAR: 216,18 m ESCALA: INDICADA	FOLHA: 04/06
--	---	------------------------

TODOS OS DIREITOS RESERVADOS. PROIBIDA A REPRODUÇÃO PARCIAL OU TOTAL. DESENHO VÁLIDO SOMENTE ASSINADO PELO RESPONSÁVEL DO PROJETO. DATA: 23/06/2014

DETALHE DE ASSENTAMENTO DOS TUBOS Ø40cm
ESCALA 1:30

